


COMUNE DI ANCONA

MARE ADRIATICO

Manifestazione: CONCERTO SUBSONICA

Valutazione dei livelli di rischio della manifestazione e misure di mitigazione in termini di "safety" per la riduzione del rischio sino ad un livello accettabile.

| | | |
|---|--------|-----------------|
| Comune: G-RO 5th - Via Quella 3 - BOLOGNA | TAVOLA | 1 novembre 2018 |
| Planimetria locale pubblico spettacolo con indicazione dei presidi sanitari, antincendio, della via d'uscita e piano d'impiego stewards | D | |
| Progettista: Ing. Claudio Giordani - Via Sandro Tullii 12/a - Ancona | | Scala: 1:200 |

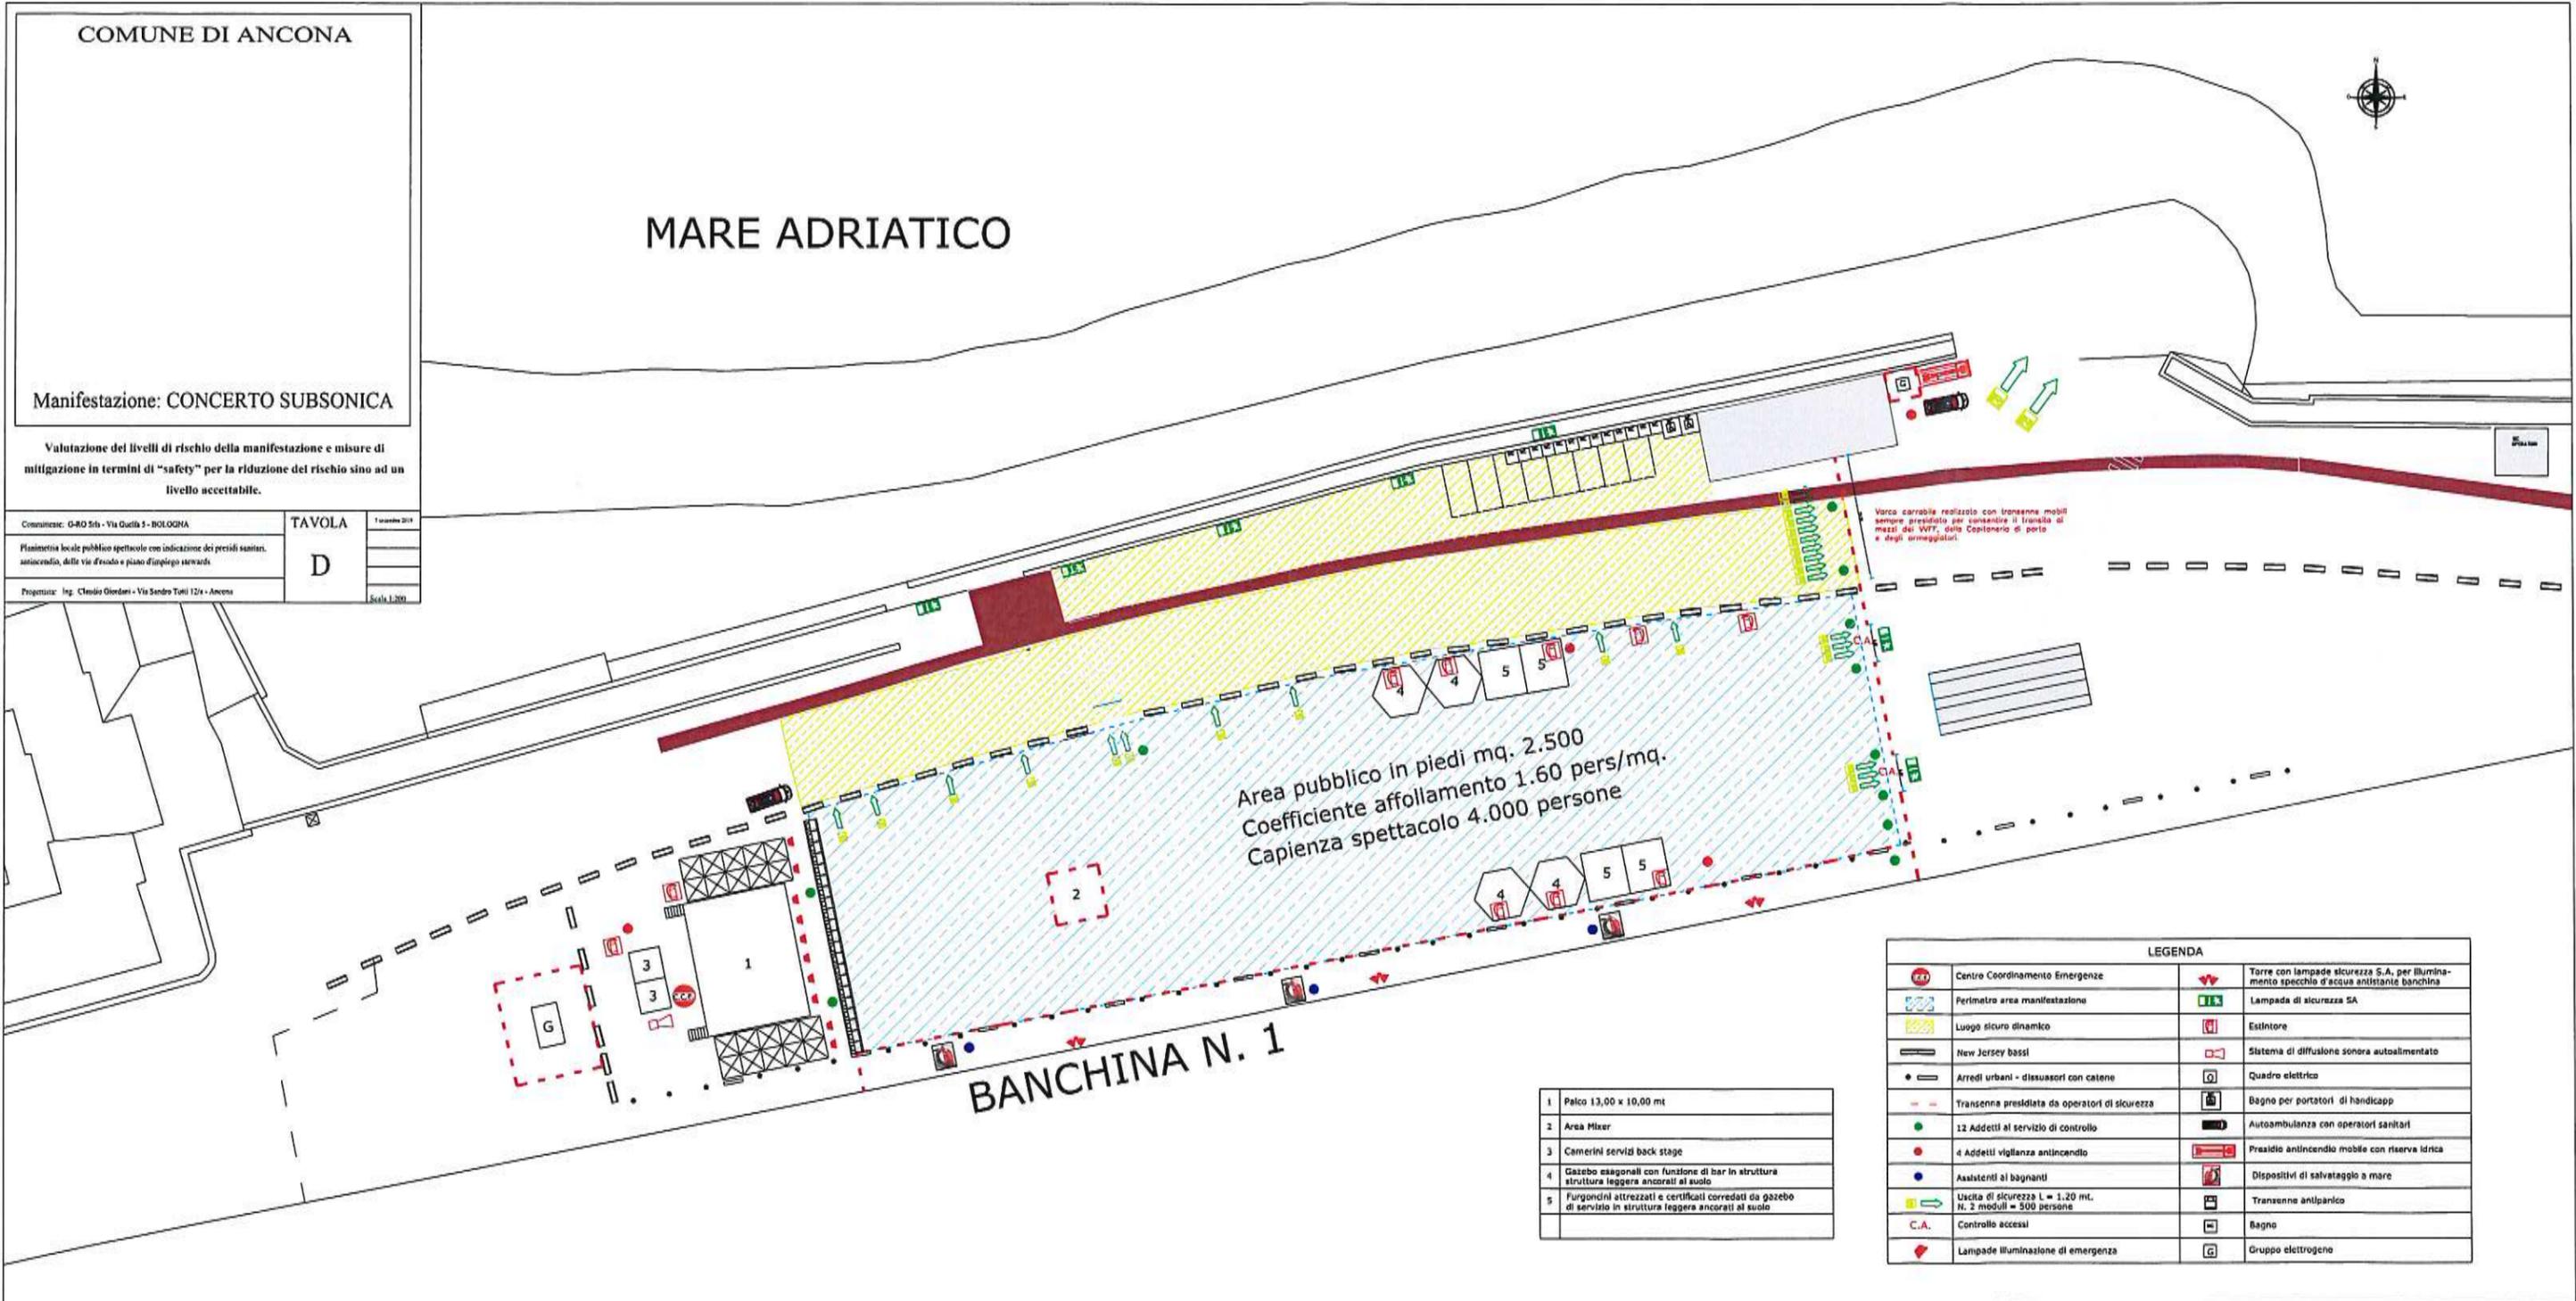

| | |
|---|--|
| 1 | Palco 13,00 x 10,00 mt |
| 2 | Area Mixer |
| 3 | Camerini servizi back stage |
| 4 | Gazebo esagonali con funzione di bar in struttura leggera ancorati al suolo |
| 5 | Furgoncini attrezzati e certificati corredati da gazebo di servizio in struttura leggera ancorati al suolo |

| LEGENDA | |
|---------|--|
| | Centro Coordinamento Emergenze |
| | Perimetro area manifestazione |
| | Luogo sicuro dinamico |
| | New Jersey bassi |
| | Arredi urbani - dissuasori con catene |
| | Transenna presidiata da operatori di sicurezza |
| | 12 Addetti al servizio di controllo |
| | 4 Addetti vigilanza antincendio |
| | Assistenti ai bagnanti |
| | Uscita di sicurezza L = 1,20 mt. N. 2 moduli = 500 persone |
| | Controllo accessi |
| | Lampade illuminazione di emergenza |
| | Torre con lampade sicurezza S.A. per illuminamento specchio d'acqua anistante banchina |
| | Lampada di sicurezza SA |
| | Estintore |
| | Sistema di diffusione sonora autoalimentato |
| | Quadro elettrico |
| | Bagno per portatori di handicap |
| | Autoambulanza con operatori sanitari |
| | Presidio antincendio mobile con riserva idrica |
| | Dispositivi di salvataggio a mare |
| | Transenne antiparicco |
| | Bagno |
| | Gruppo elettrogeno |